



旭市第一学校給食センター

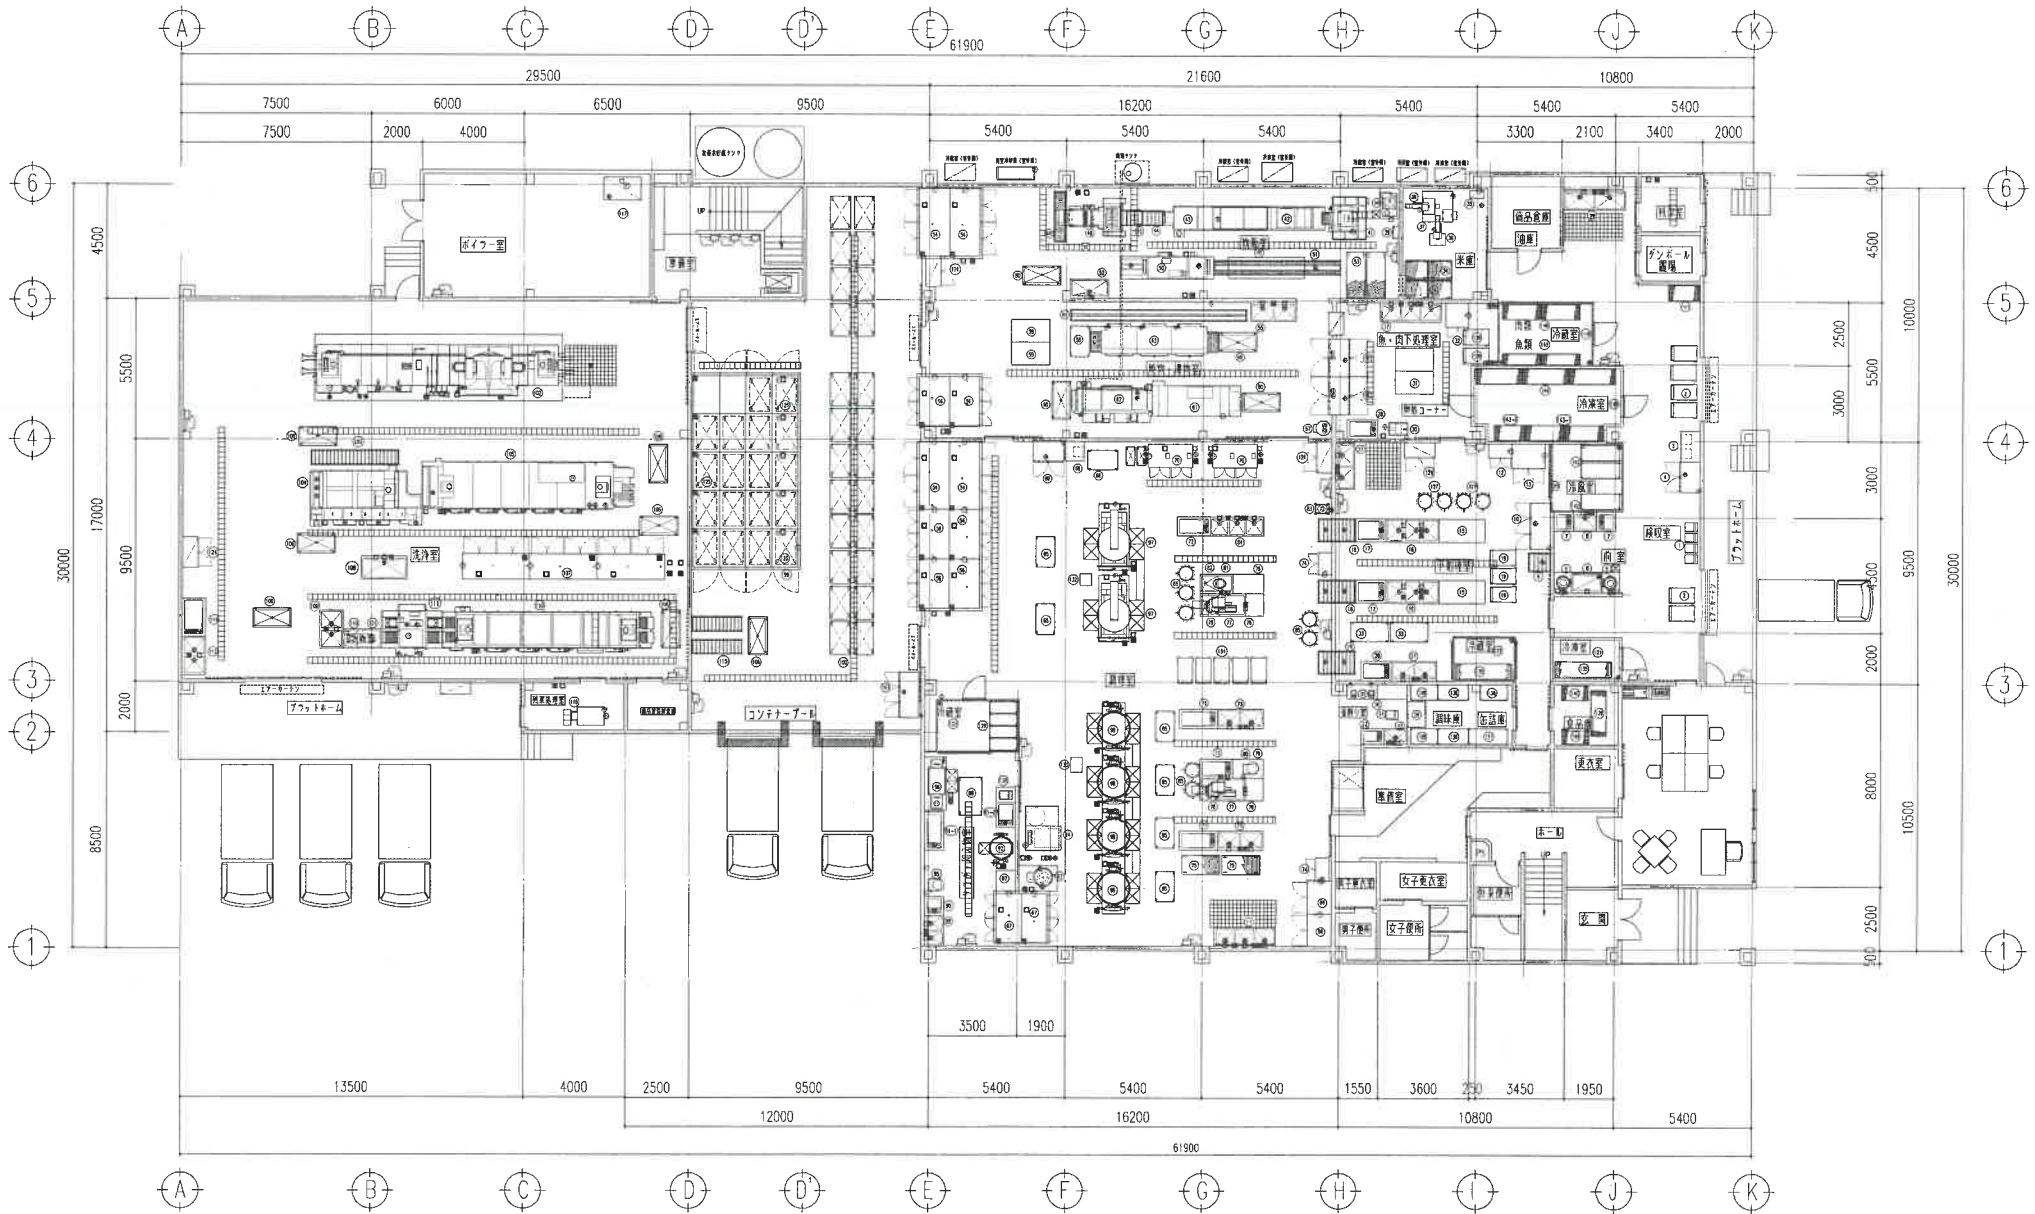


		DATE	1999.07.07	工事名	旭市学校給食センター新築工事 厨房機器	No.	Quent.	SCALE	1:100
		FILE	Z9950009	図面名	厨房機器配置図	*	*		*

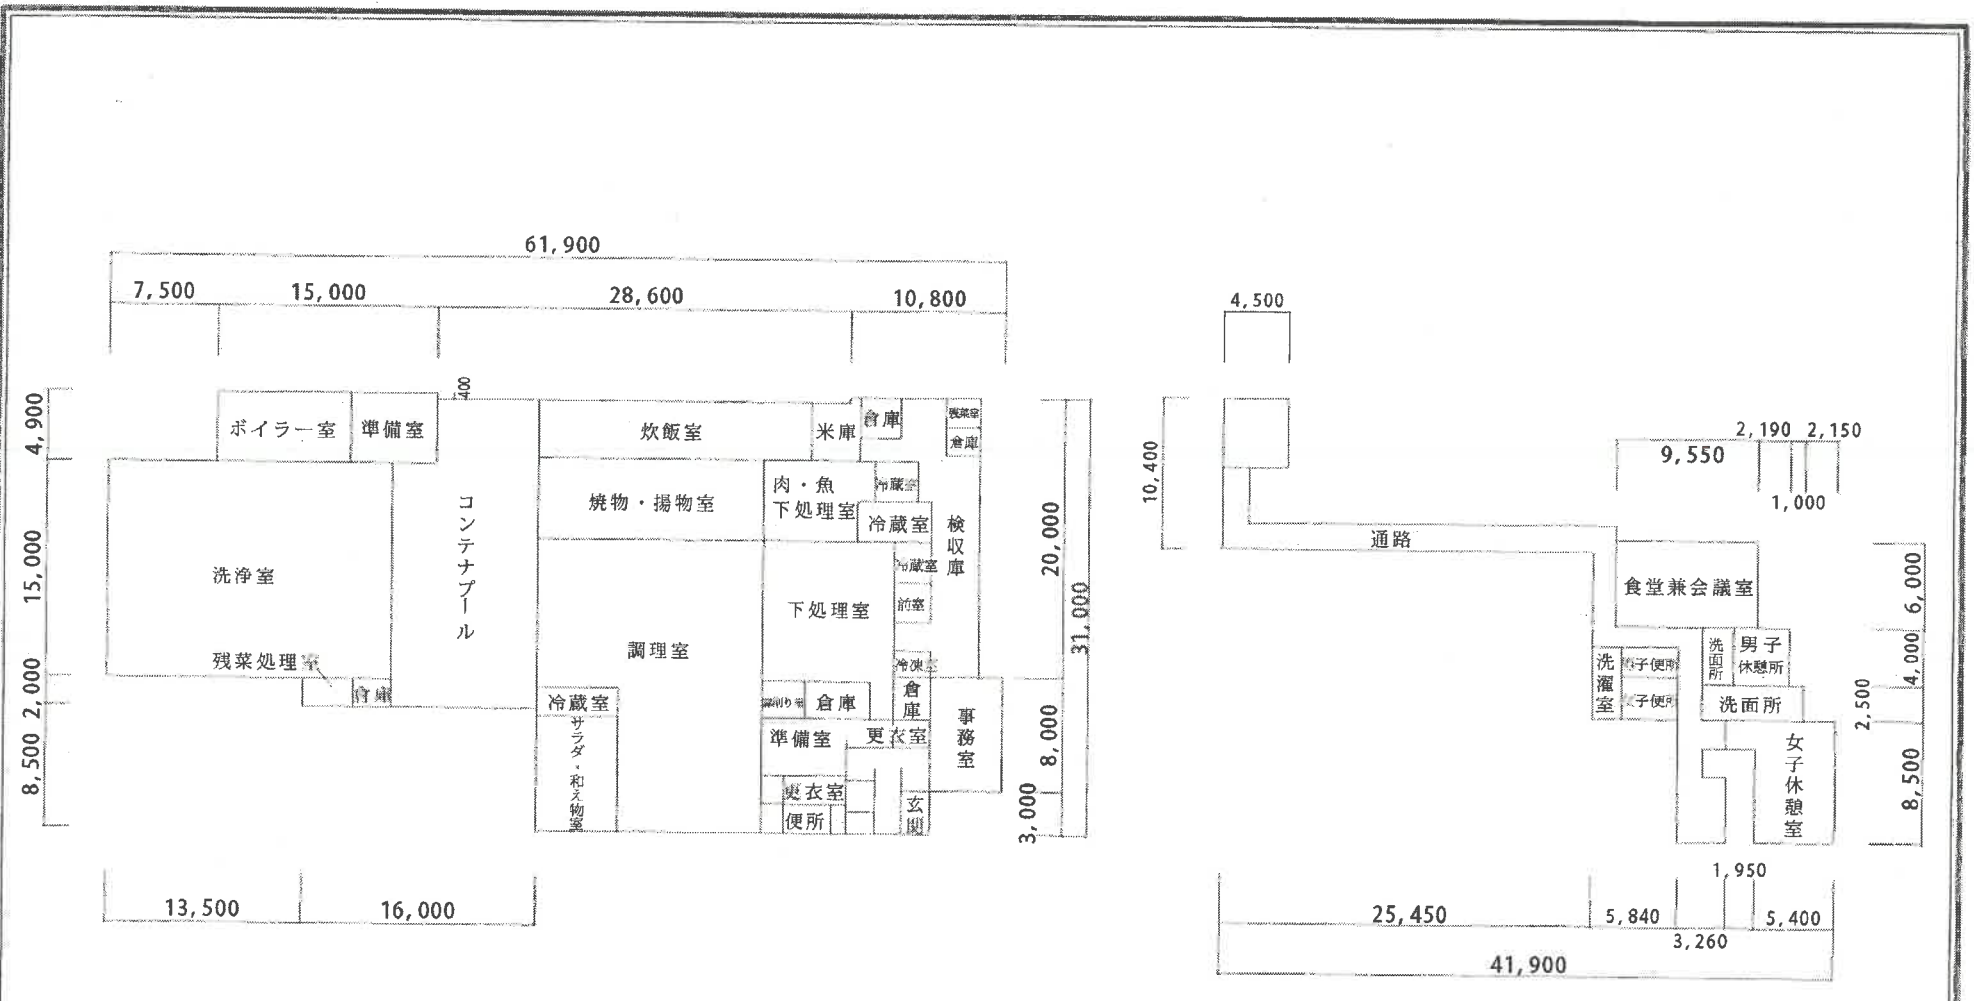

総階延床面積 1,807.46㎡


建物平面図	施設名称	第一学校給食センター	建物名称	調理管理棟・ボイラー室	管理番号	縮尺	平成21年3月作成
					700034	1/500	

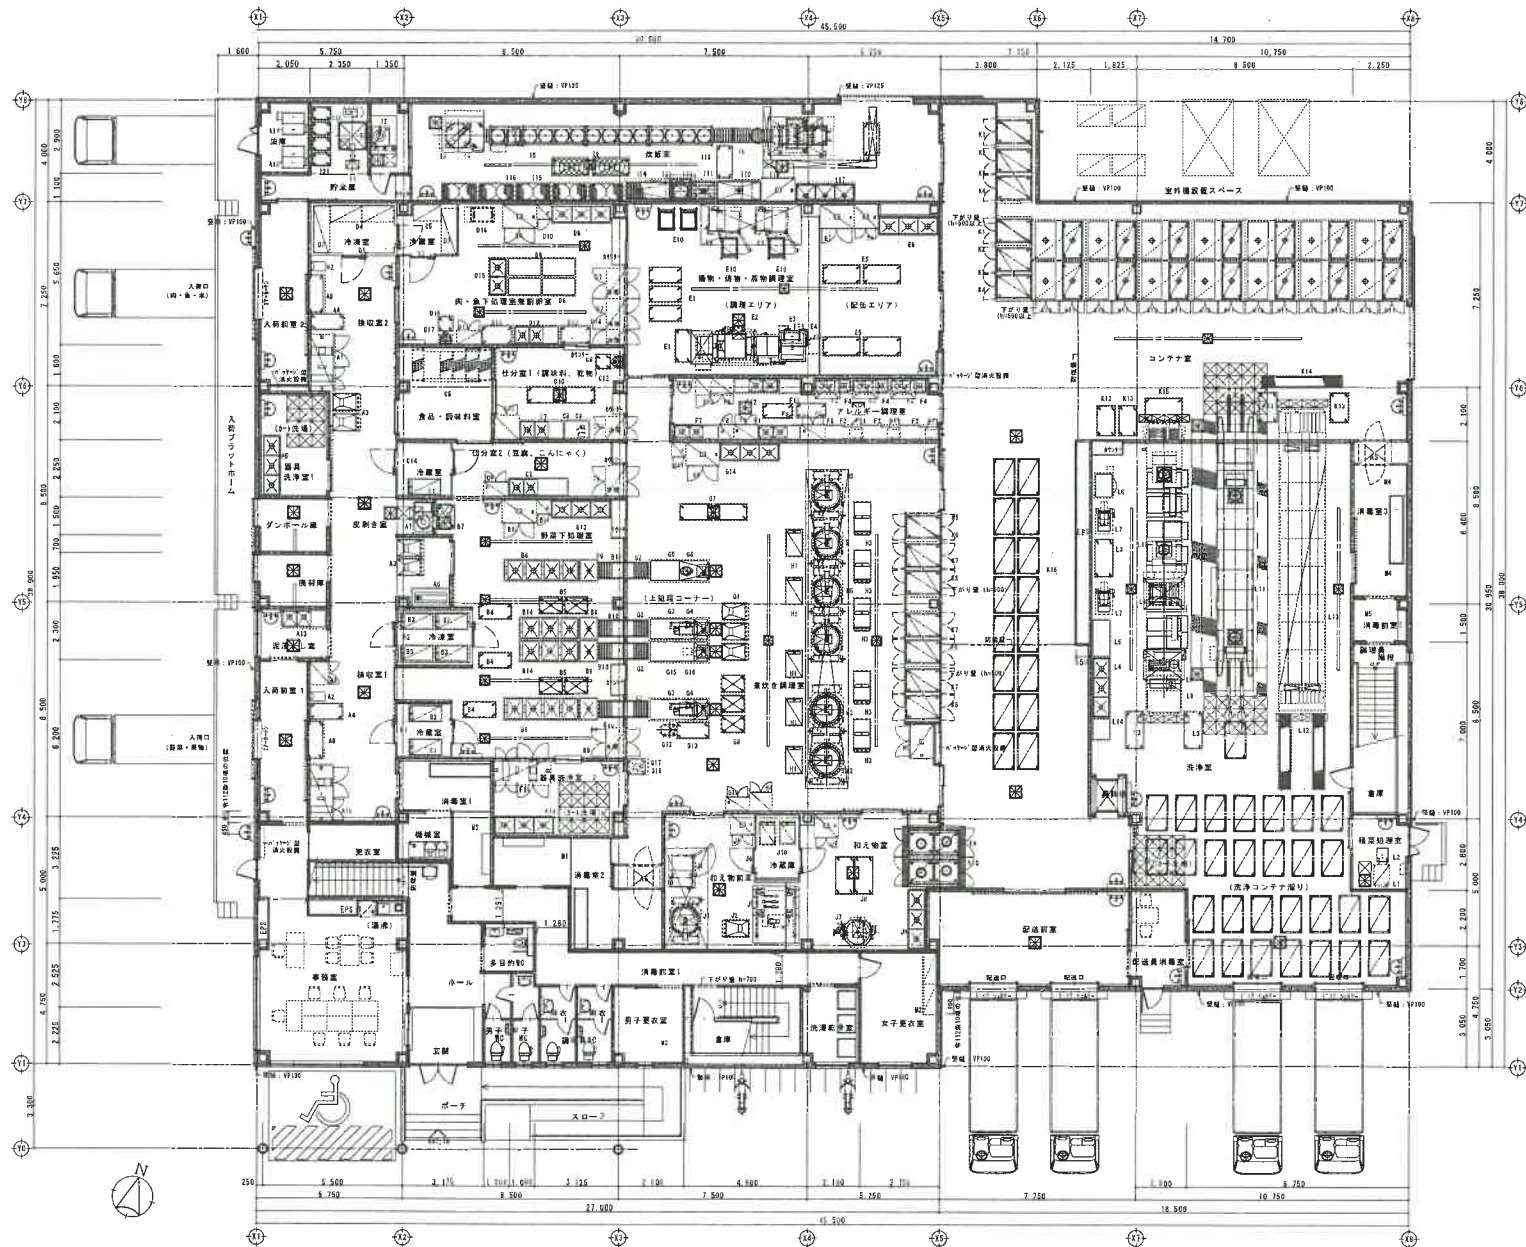

凡例
 〓 構造線
 〓 防火区画
 〓 アセックプレート
 火気使用室について
 本建築物は、オール電化であり、ガス等は使用しません。

1階平面図 1:100

図名 1階平面図		図号 KA-5		縮尺 1:100		作成 A16 5/16 A16 5/16		枚数 A-16 KA-5	
(名称) 旭市第二中学校給食センター 建設工事									

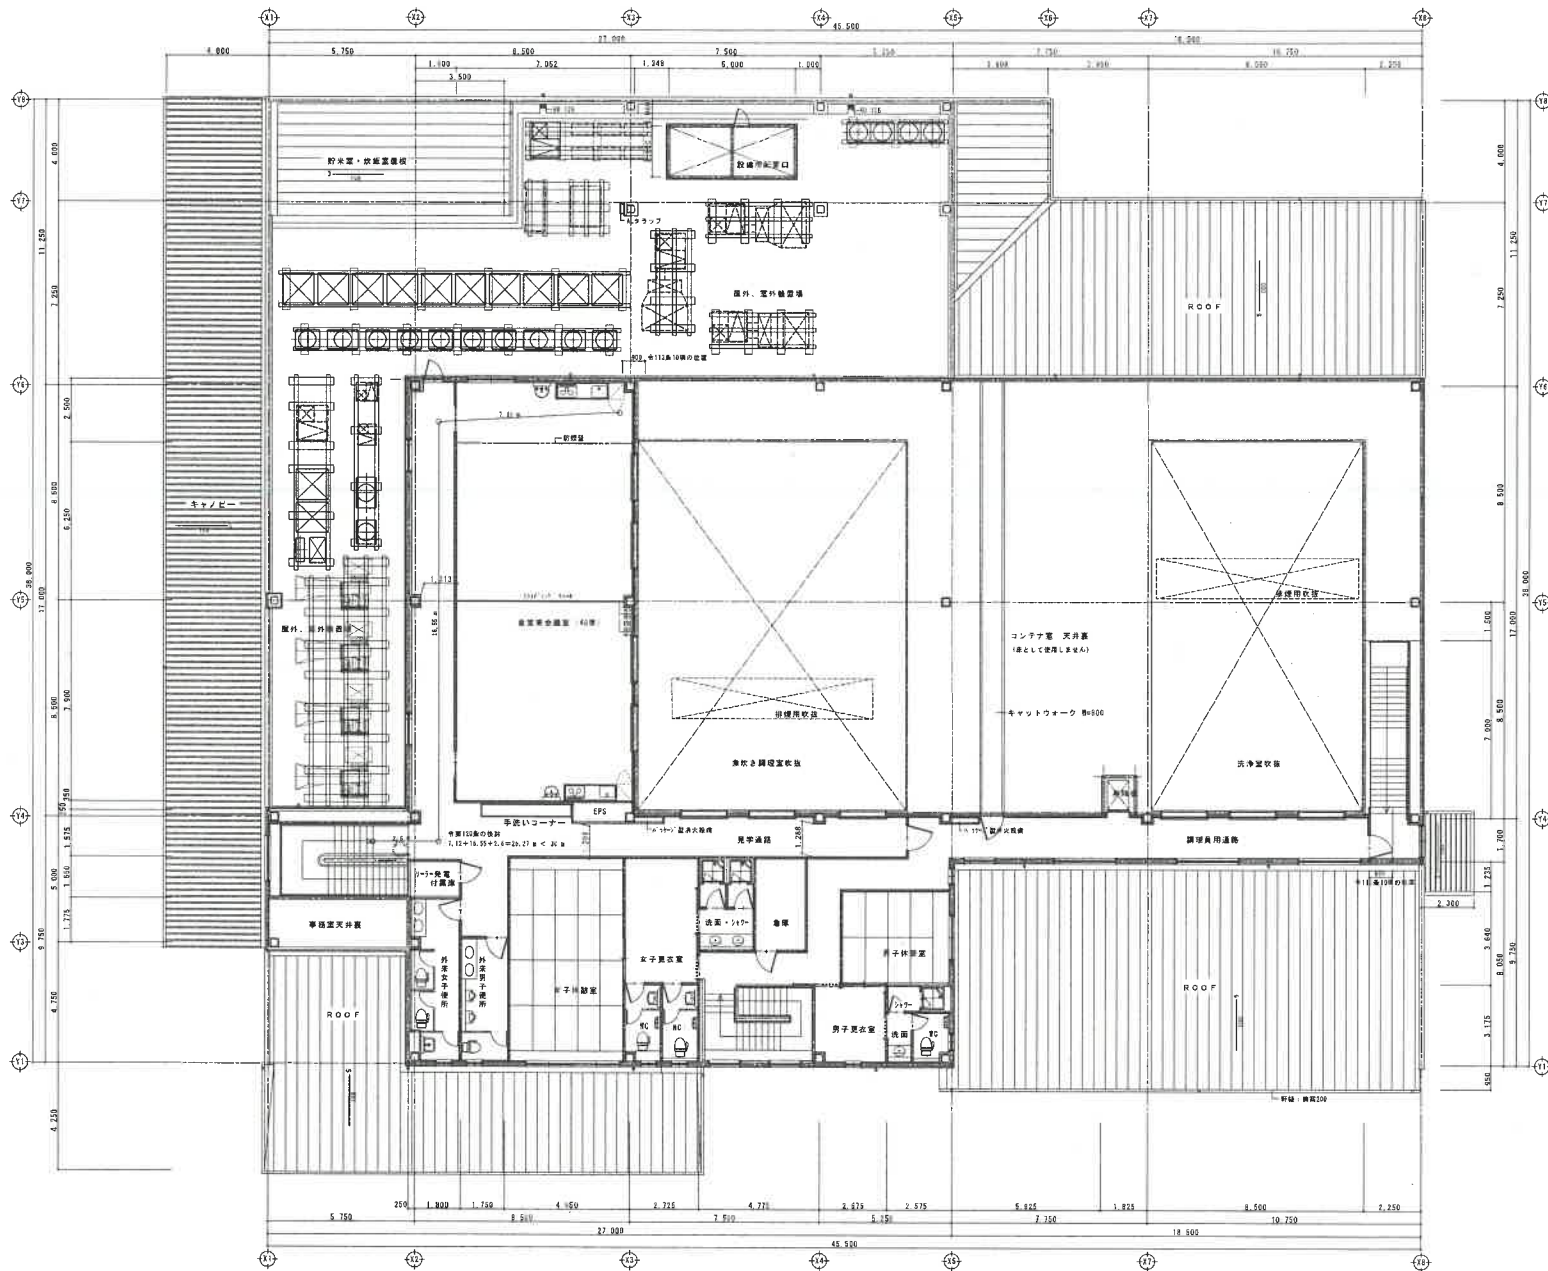

凡例
 破線 隠蔽配管
 点線 防火区画線

2階平面図 s 1 : 100

No.	名称	内容	作成	校名	図名	図番
			作成者	旭市第二中学校給食センター 建設工事	2階平面図	A-17 KA-9
縮尺	1 : 100	縮尺	縮尺	縮尺	縮尺	縮尺