
 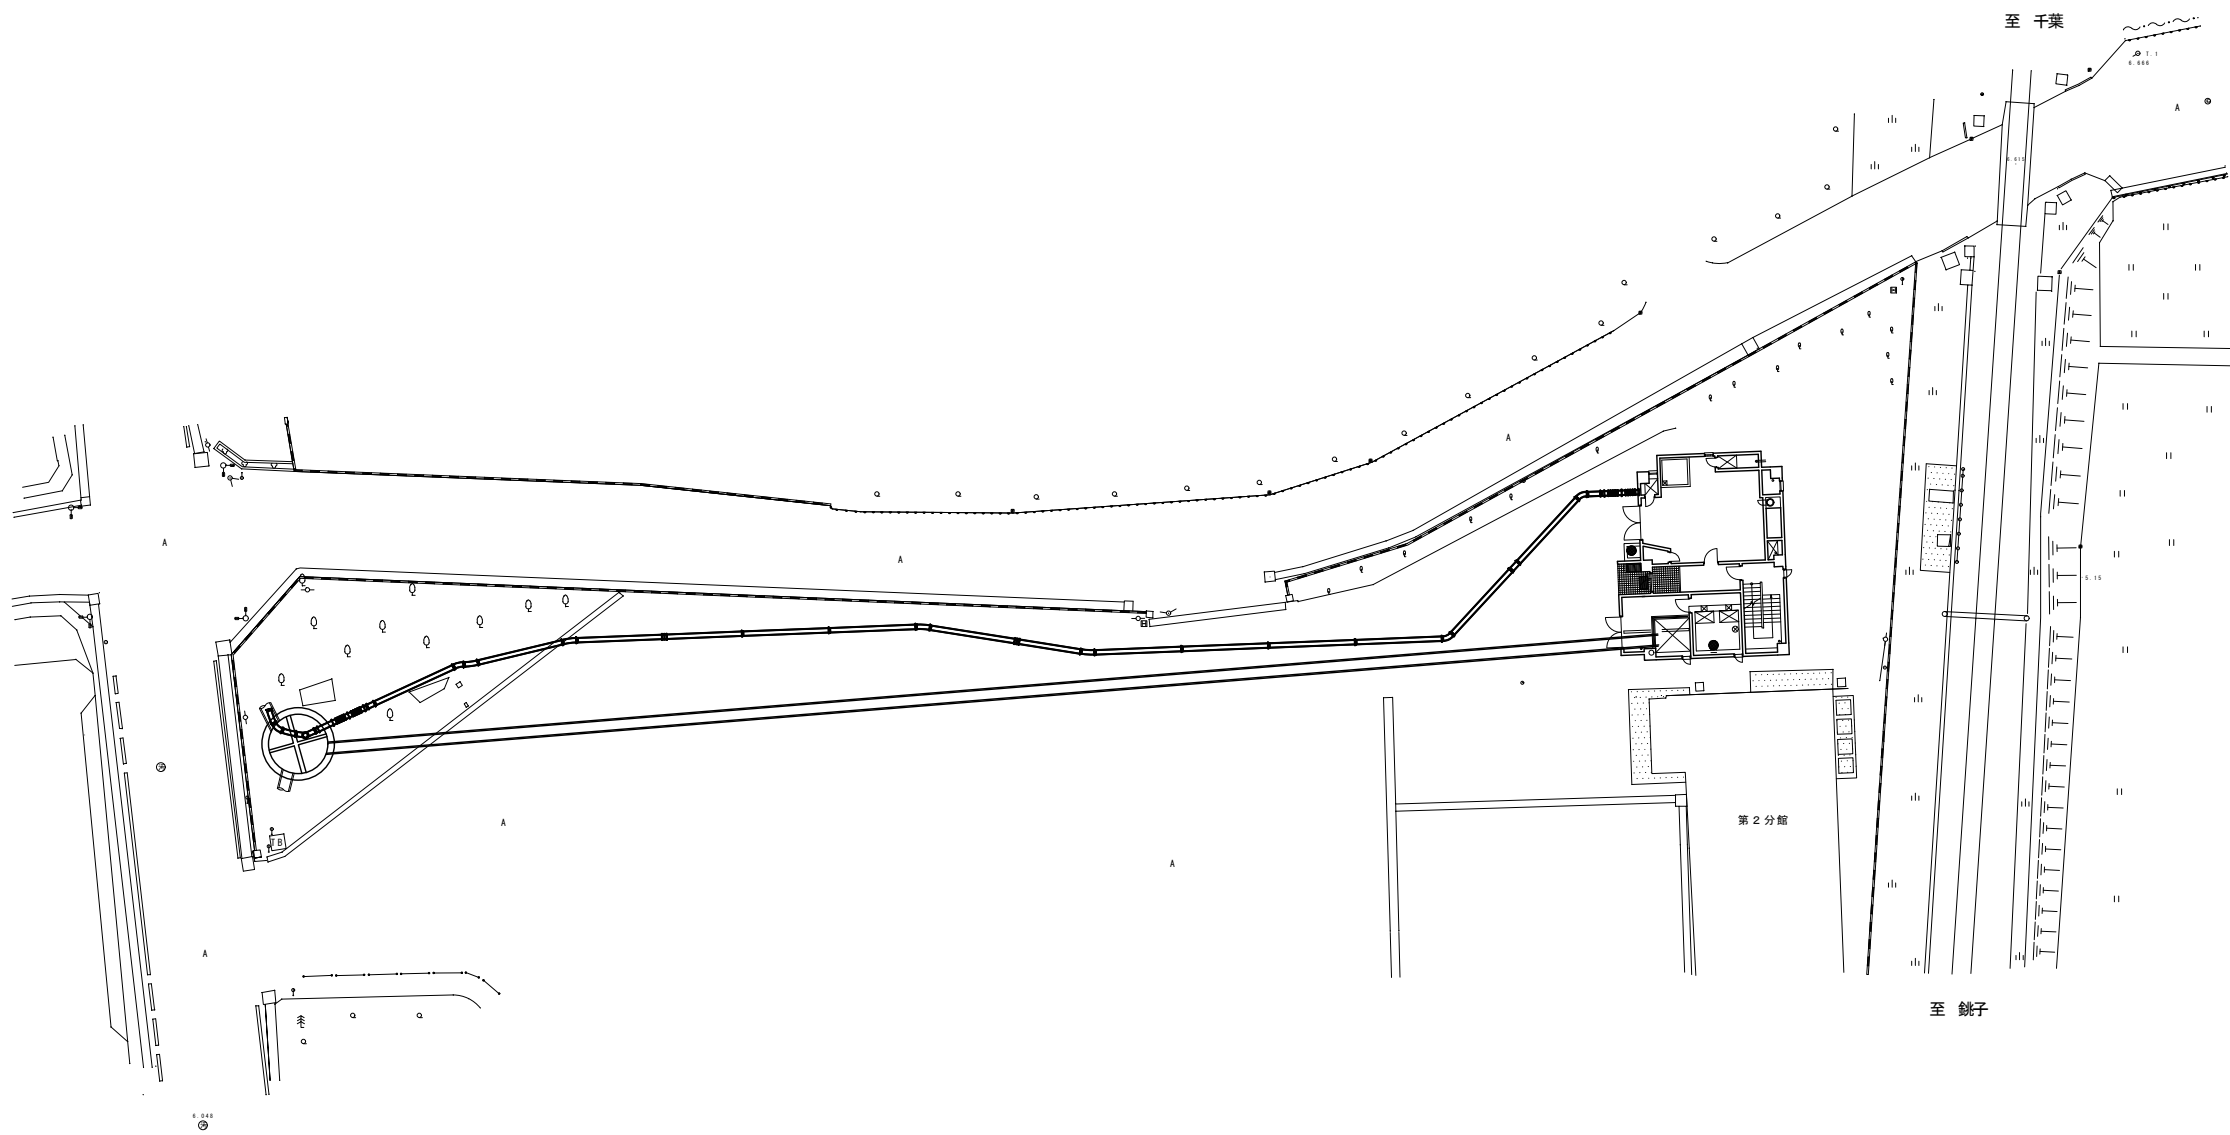


旭中央污水ポンプ場 計画平面図



市町村名	旭市
事項	旭都市計画下水道の変更 第1号公共下水道
件名	旭都市計画下水道の変更 第1号公共下水道
図面の名称	旭中央污水ポンプ場 計画平面図
縮尺	1/500
番号	1 / 1
作成年月日	令和6年 月 日